


浄水場平面図

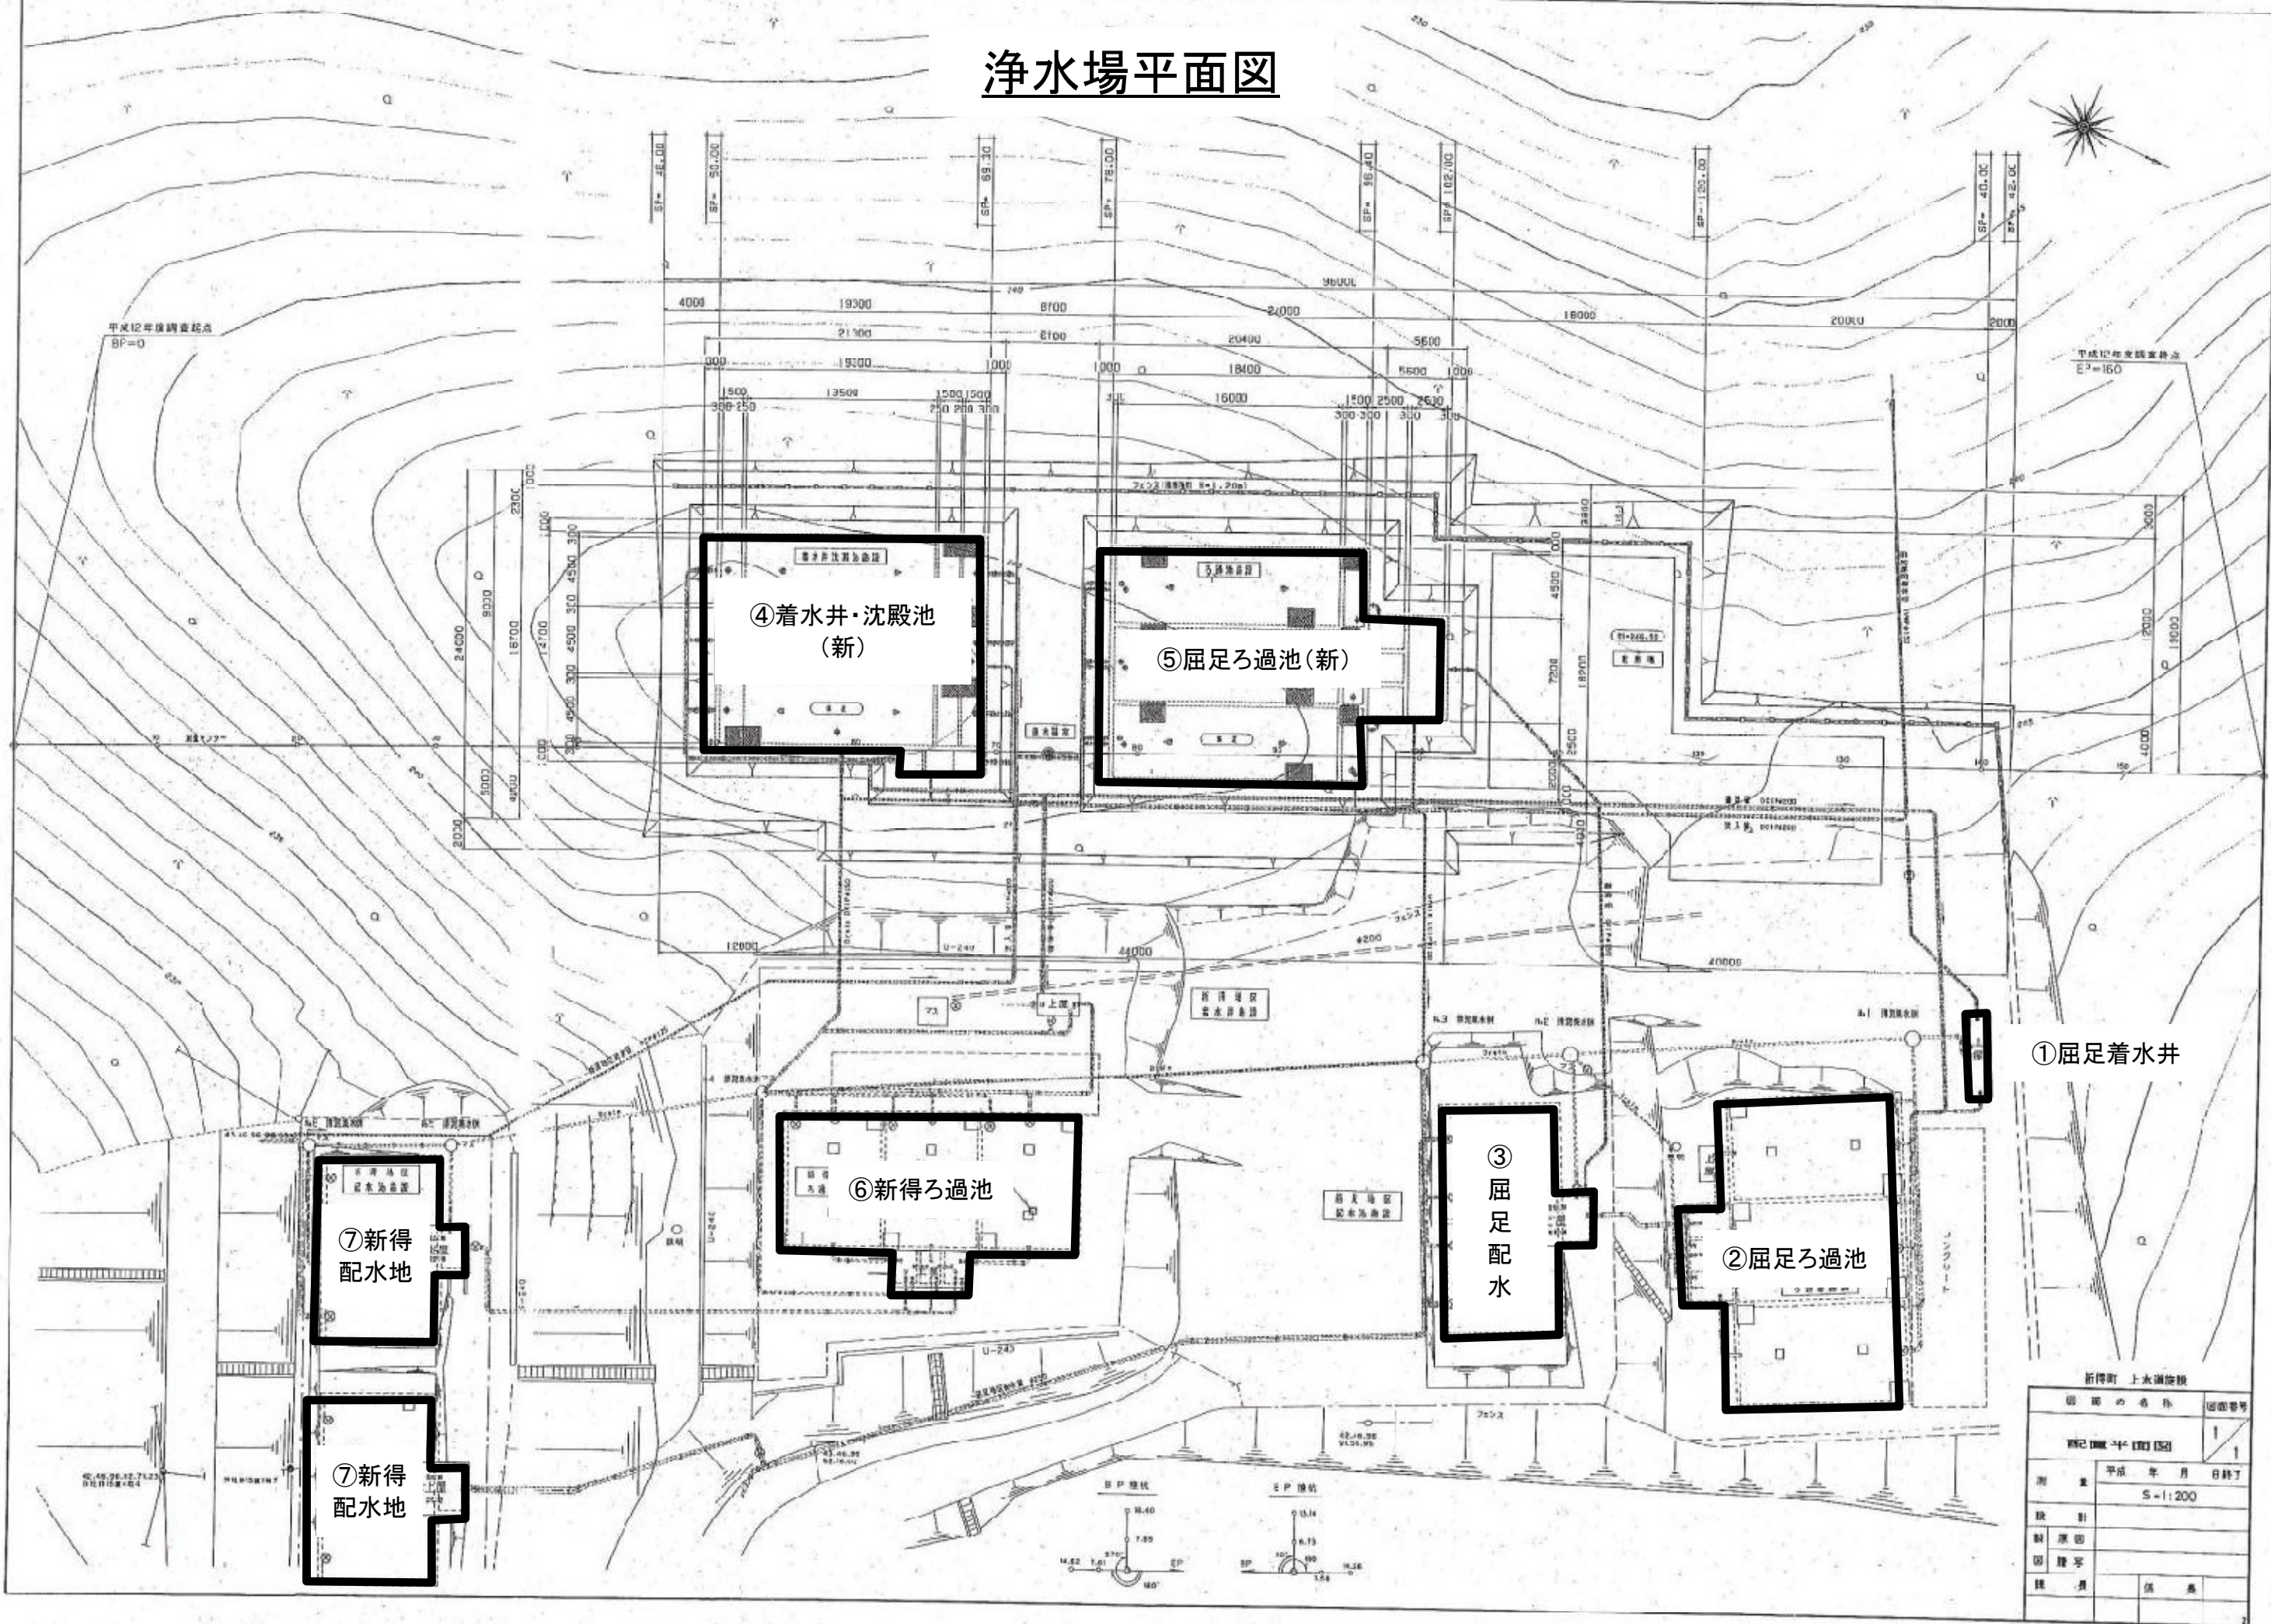

① 屈足着水井

② 屈足ろ過池

③ 屈足配水

⑥ 新得ろ過池

④ 着水井・沈殿池 (新)

⑤ 屈足ろ過池 (新)

⑦ 新得配水地

⑦ 新得配水地

新得町 上水道施設

図面の名称	図面番号
新得町 上水道施設	1
縮尺	平成 年 月 日 終了
製図者	S-1:200
図検者	
年月	備考